

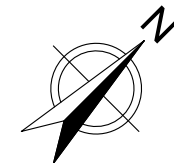


PIANTA PIANO TERRA
SCALA 1:100

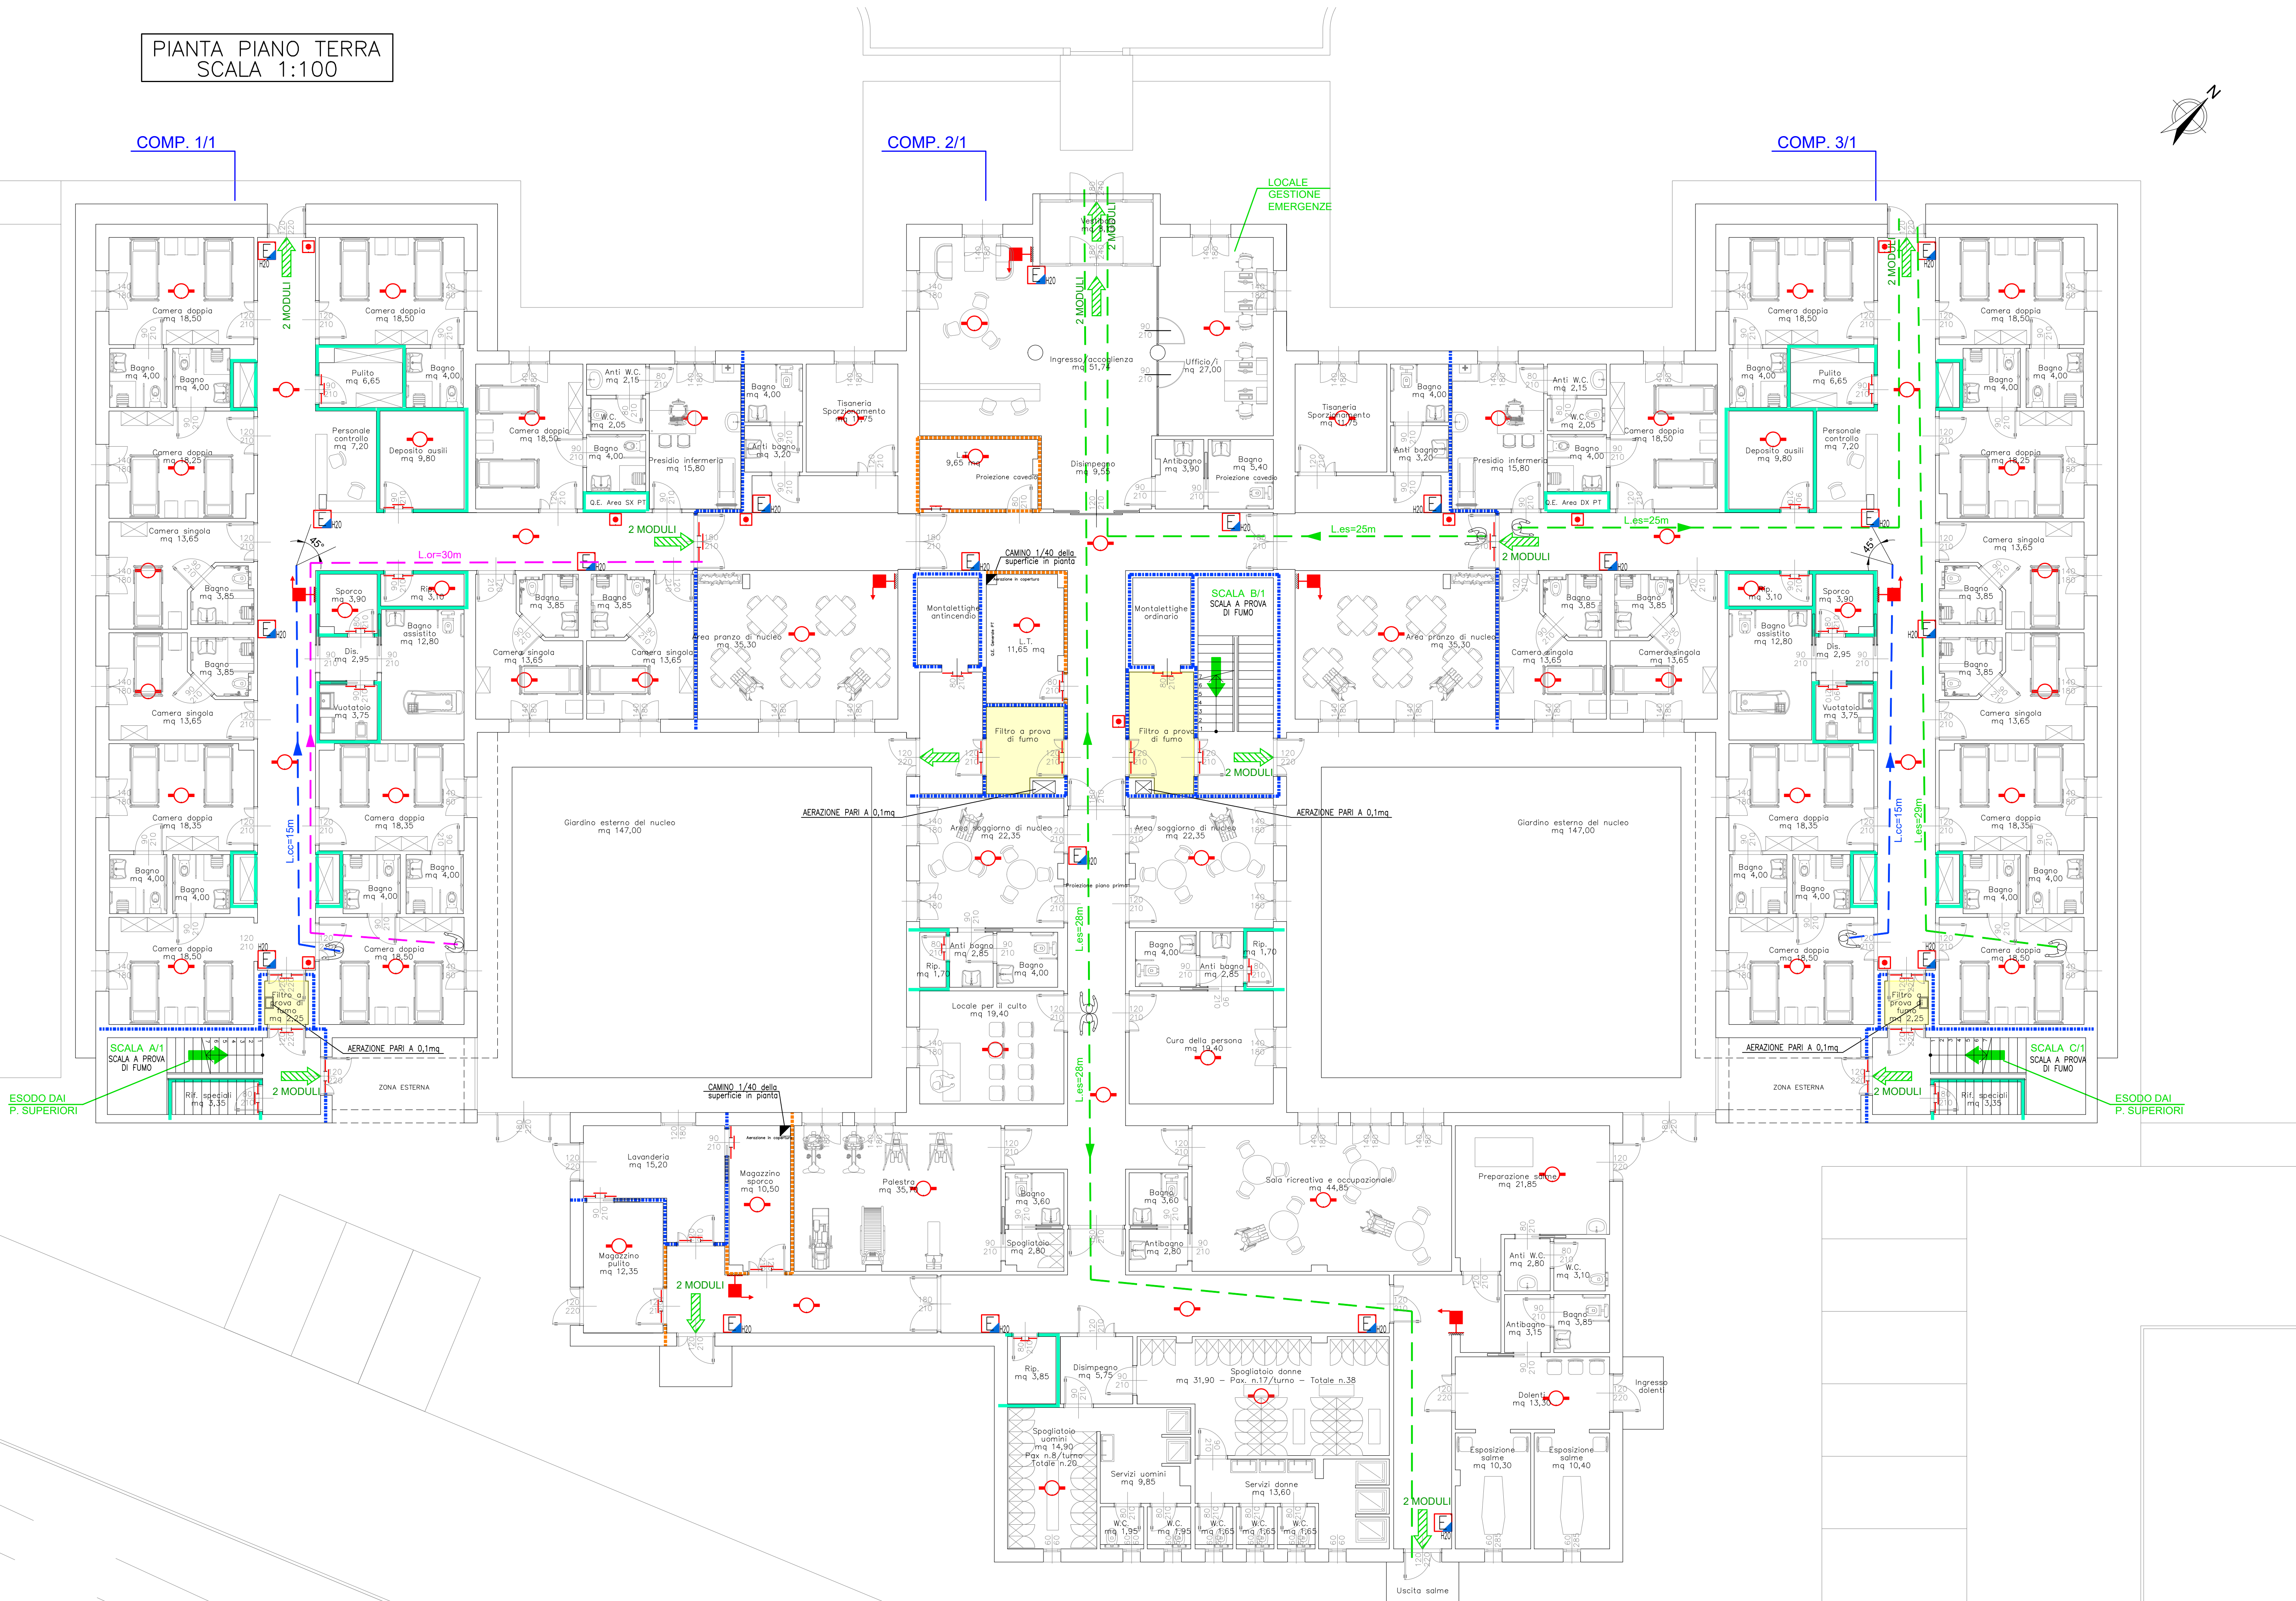

PIANTA CHIAVE PER COMPARTIMENTI

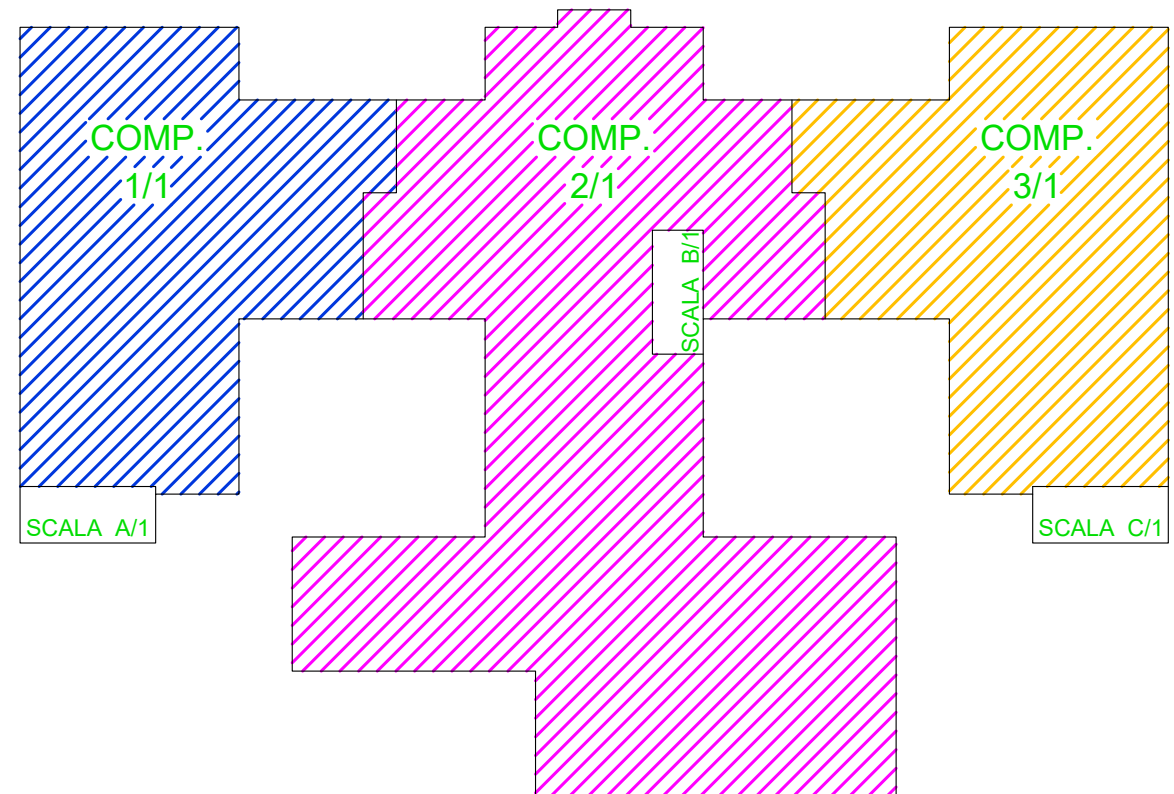

LEGENDA

SIMBOLO	DESCRIZIONE
	Compartimentazione REI/EI 90
	Compartimentazione REI/EI 60
	Compartimentazione REI/EI 30
	Naspo UNI EN 671-1 con tubazione UNI EN 694 DN25, segnalato
	Estintore portatile idrico, segnalato
	Via di esodo verso il basso
	Via di esodo orizzontale
	Porta EI omologata
	Pulsante d'allarme
	Zona servita da impianto di rivelazione incendi
	L _{es} Lunghezza di esodo fino a luogo sicuro
	L _{cc} Lunghezza corridoio cieco
	L _{or} Lunghezza di esodo orizzontale progressivo
	Filtro a prova di fumo



STUDIO PROTECNO s.r.l.
CONSULENZA IMPIANTI TECNOLOGICI - EMAIL: info@studiotecno.it - PEC: studiotecno@pec.it - WEBSITE: www.studiotecno.it

HeadOffice: VERONA Via Albere 29/A - 37138 - Italia
Tel: 045 567 955

BranchOffice: MILANO Viale Bacchiglione 28 - 20139 - Italia
Tel: 02 434 19 475

VARIANTE URBANISTICA AI SENSI DELL'ART. 34 l.r. 65/2014 PER LA REALIZZAZIONE DI DUE RSA DA 80 P.L. CIASCUNA IN COMUNE DI MONSUMMANO - VIA G. BENZONI
VALUTAZIONE DEL PROGETTO
ATTIVITA' 68.3.B, 68.3.B E 73.2.C - RSA 1 E RSA 2
PIANTA PIANO TERRA RSA 1

DATA DEL DISEGNO	09-05-2025	DATA DELLA VALUTAZIONE	1:100	CLASSE DI VALUTAZIONE	7552	DATA DELLA VALUTAZIONE	V-D-T02A
PROGETTO	N.B.	APPROVAZIONE	R.A.	PROVA	A.B.		

Questo disegno è proprietà riservata e non può essere copiato, riprodotto, ristampato senza nostra approvazione scritta.
PERCORSO: L:\7500\7552\Progettazione\Prevenzione_Incendi\Progetto_definitivo\Elaborati_grafici\7552_V-D-T02A-03A-04#RSA1.dwg