


PIANTA PIANO TERRA
SCALA 1:100

COMP. 1/2


COMP. 2/2

COMP. 3/2

LOCALE
GESTIONE
EMERGENZE

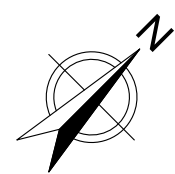

PIANTA CHIAVE PER COMPARTIMENTI

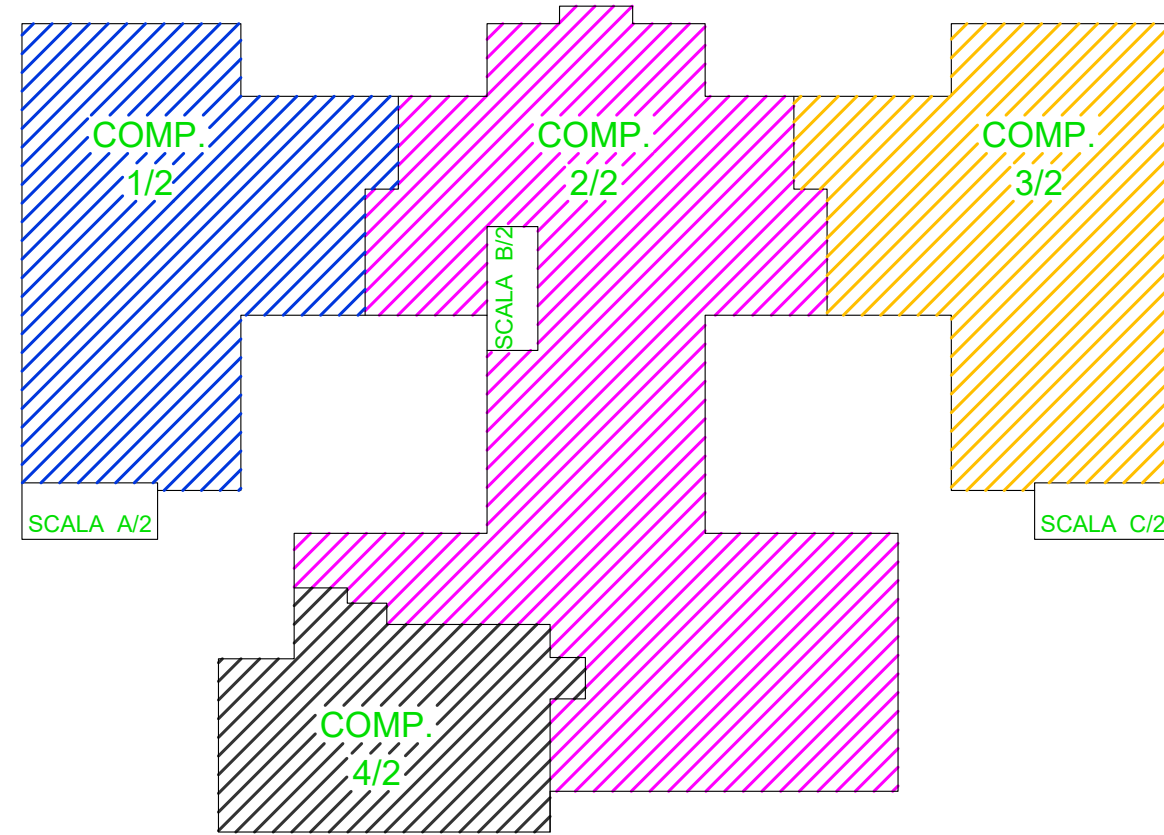

LEGENDA

SIMBOLO	DESCRIZIONE
	Compartimentazione REI/EI 120
	Compartimentazione REI/EI 90
	Compartimentazione REI/EI 60
	Compartimentazione REI/EI 30
	Naspo UNI EN 671-1 con tubazione UNI EN 694 DN25, segnalato
	Estintore portatile idrico, segnalato
	Estintore a CO2 segnalato
	Estintore per classe di fuoco F
	Via di esodo verso il basso
	Via di esodo orizzontale
	Porta EI omologata
	Pulsante d'allarme
	Pulsante di sgancio impianto cucina
	Zona servita da impianto di rivelazione incendi
	Lunghezza di esodo fino a luogo sicuro
	Lunghezza corridoio cieco
	Lunghezza di esodo orizzontale progressivo
	Filtro a prova di fumo

ESODO DAI
P. SUPERIORI

ESODO DAI
P. SUPERIORI



STUDIO PROTECNO s.r.l.
CONSULENZA IMPIANTI TECNOLOGICI - EMAIL: info@studiosprotecno.it - PEC: studiosprotecno@pec.it - WEBSITE: www.studiosprotecno.it

HeadOffice: VERONA Via Albero 28/A - 37138 - Italia
Tel: 045 567 955
BranchOffice: MILANO Viale Bacchiglione 28 - 20139 - Italia
Tel: 02 434 19 475

VARIANTE URBANISTICA AI SENSI DELL'ART. 34 l.r. 65/2014 PER LA REALIZZAZIONE DI DUE RSA DA 80 P.L. CIASCUNA IN COMUNE DI MONSUMMANO - VIA G. BENZONI
VALUTAZIONE DEL PROGETTO
ATTIVITA' 68.3.B, 68.3.B E 73.2.C - RSA 1 E RSA 2
PIANTA PIANO TERRA RSA 2

DATA SIST.	09-05-2025	SCALA SCALE	1:100	QUOTAZIONE CL.	7552	REVISIONE CL.	V-D-T06A
REVISIONE REVISIONE	N.B.	APPROVATO APPROVATO	R.A.	REVISIONE REVISIONE	A.B.	DATA DATA	14/07/2025

Questo disegno è proprietà riservata e non può essere copiato, riprodotto, ristampato o usato senza autorizzazione scritta.

PROTECNO: L:\7500\7552\Progettazione\Prevenzione_Incendi\Progetto_definitivo\Elaborati_grafici\7552_V-D-T06A-07A-08\RSA2.dwg